



PROYECTO DE ACONDICIONAMIENTO DE VESTUARIOS DE LA PISCINA MUNICIPAL DE SON CALIU (CALVIÀ)

DOCUMENTO Nº 2: PLANOS

Promotor: Ajuntament de Calvià
ICE (Institut Calvianer d'Esports)

Emplazamiento: C/ Saragossa 7 - 07181 Calvià


Técnico Redactor: Borja Fernández Segura
Graduado en Edificación/Arquitecto Técnico
Col. Núm.: PM 01475



Línea 4 - Proyectos, Obras y Urbanismo
C/ Gremi d'Hortelans, 11. Planta 3. Puerta 17.
07009 – Palma de Mallorca
info@linea-4.com
Tel.: 971 474 996

ÍNDICE

1. ESTADO ACTUAL PLANTA SÓTANO.
2. ESTADO ACTUAL PLANTA BAJA.
3. INTERVENCIÓN EN PLANTA BAJA.
4. INTERVENCIÓN EN INSTALACIÓN DE PLANTA SÓTANO.
5. INTERVENCIÓN EN INSTALACIÓN DE PLANTA BAJA.
6. DETALLE DUCHAS.
7. DETALLES CONSTRUCTIVOS.

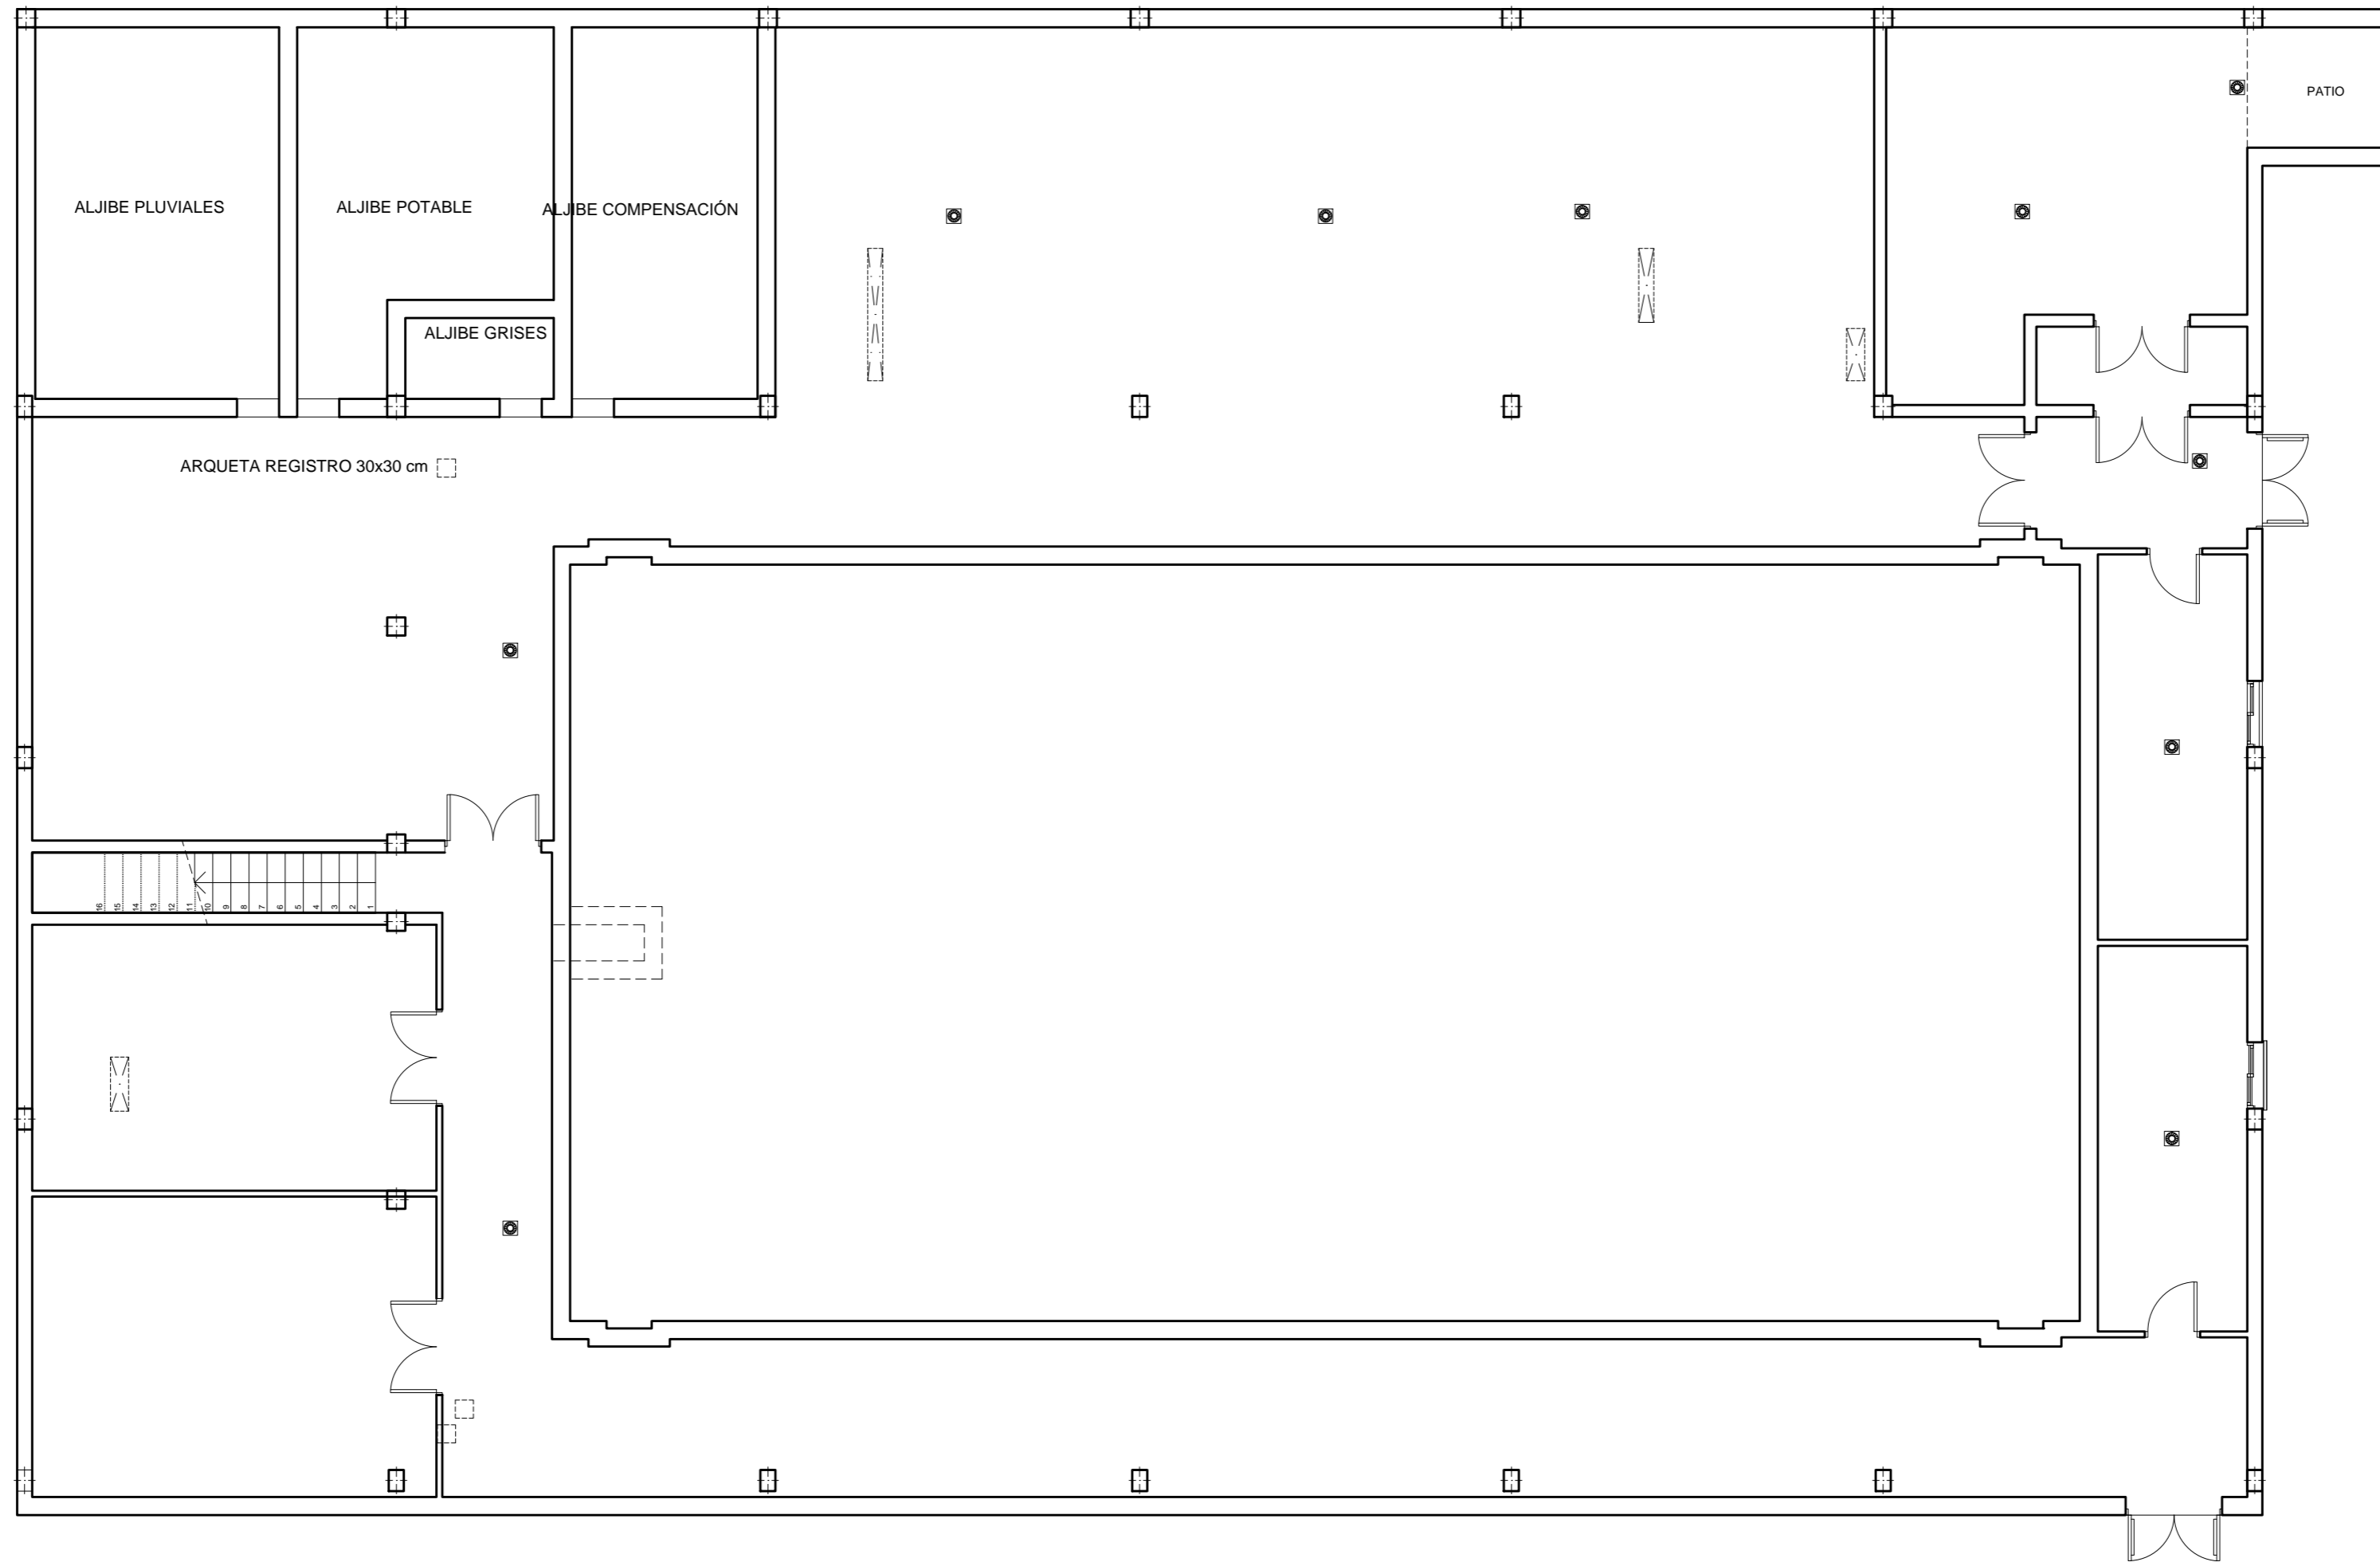

PISCINA MUNICIPAL SON CALIU

SITUACIÓN:
C/ SARAGOSSA Nº7 - 07181 CALVIÀ

 


PLANO:
ESTADO ACTUAL - PLANTA SÓTANO




ARQUITECTO TÉCNICO:
Firmado digitalmente
por: FERNANDEZ
SEGURA, BORJA
BORJA FERNANDEZ SEGURA
COL. Nº: PM 01475

ESCALA: 1/100
FECHA: JULIO 2019



PLANO Nº:
01

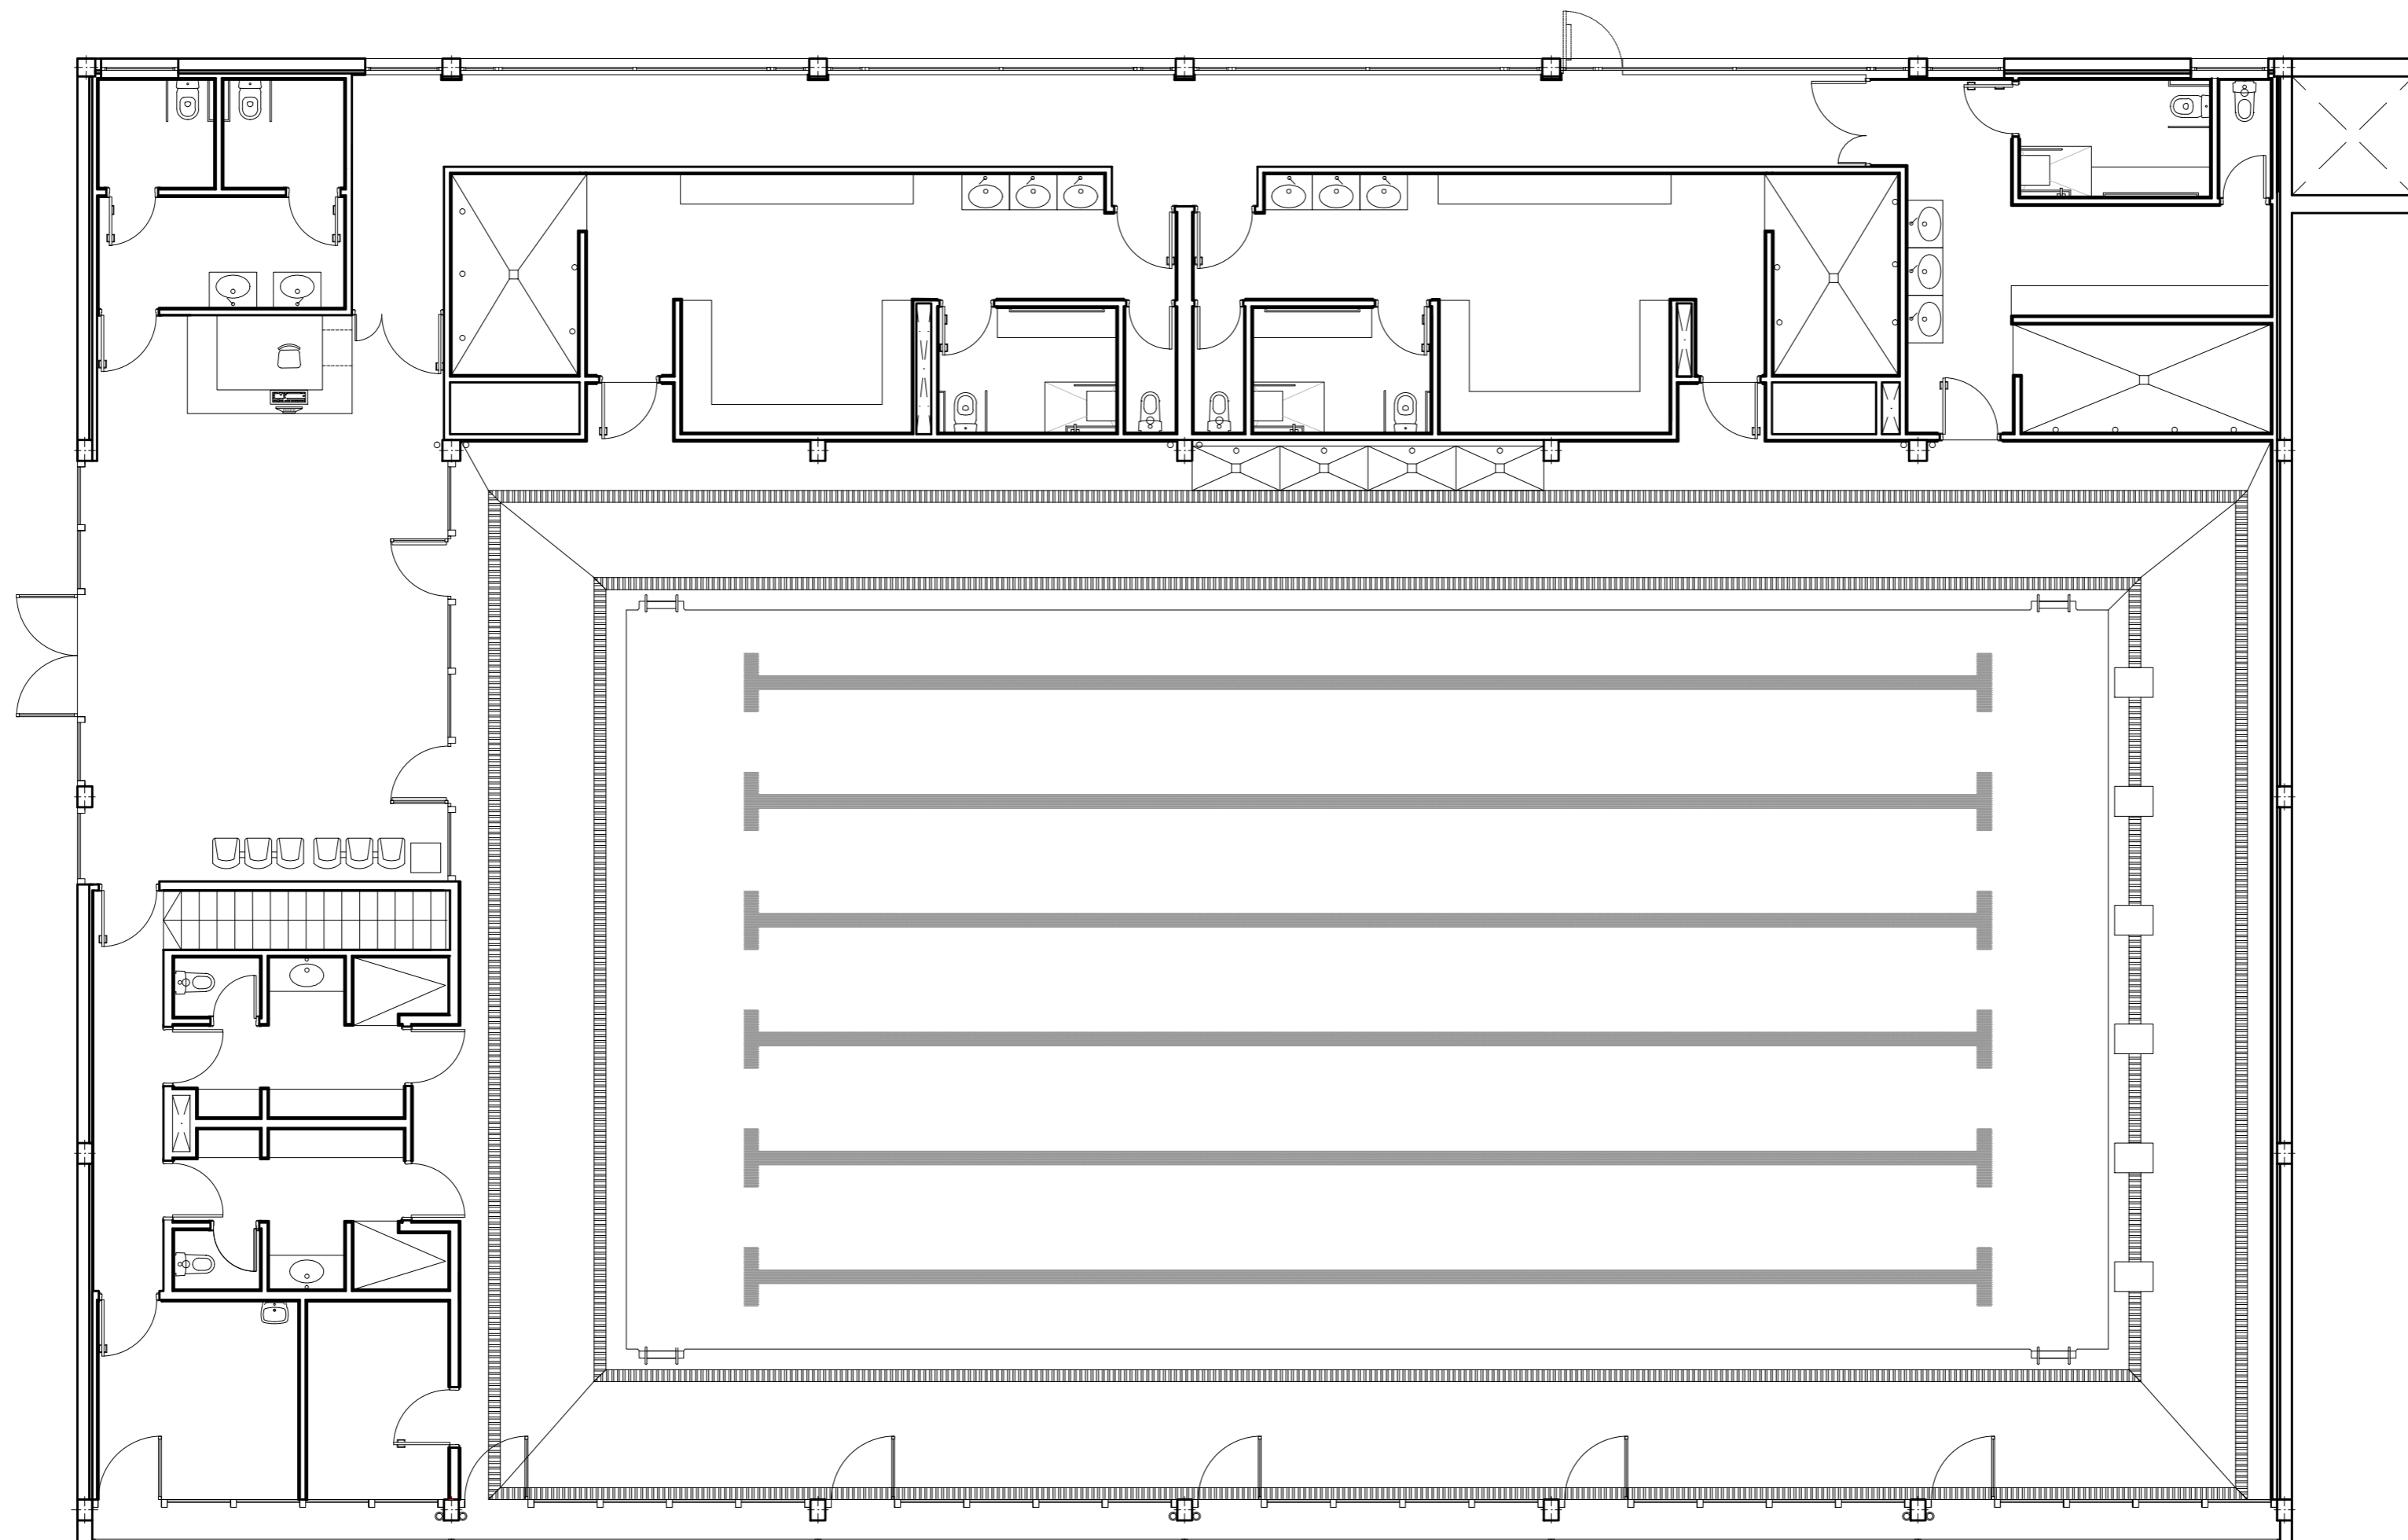

PISCINA MUNICIPAL SON CALIU

SITUACIÓN:
C/ SARAGOSSA Nº7 - 07181 CALVIÀ

 


PLANO:
ESTADO ACTUAL - PLANTA BAJA




ARQUITECTO TÉCNICO:
Firmado digitalmente
por: FERNÁNDEZ
SEGURA, BORJA
BORJA FERNÁNDEZ SEGURA
COL. Nº: PM 01475

ESCALA: 1/100
FECHA: JULIO 2019



PLANO Nº:
02

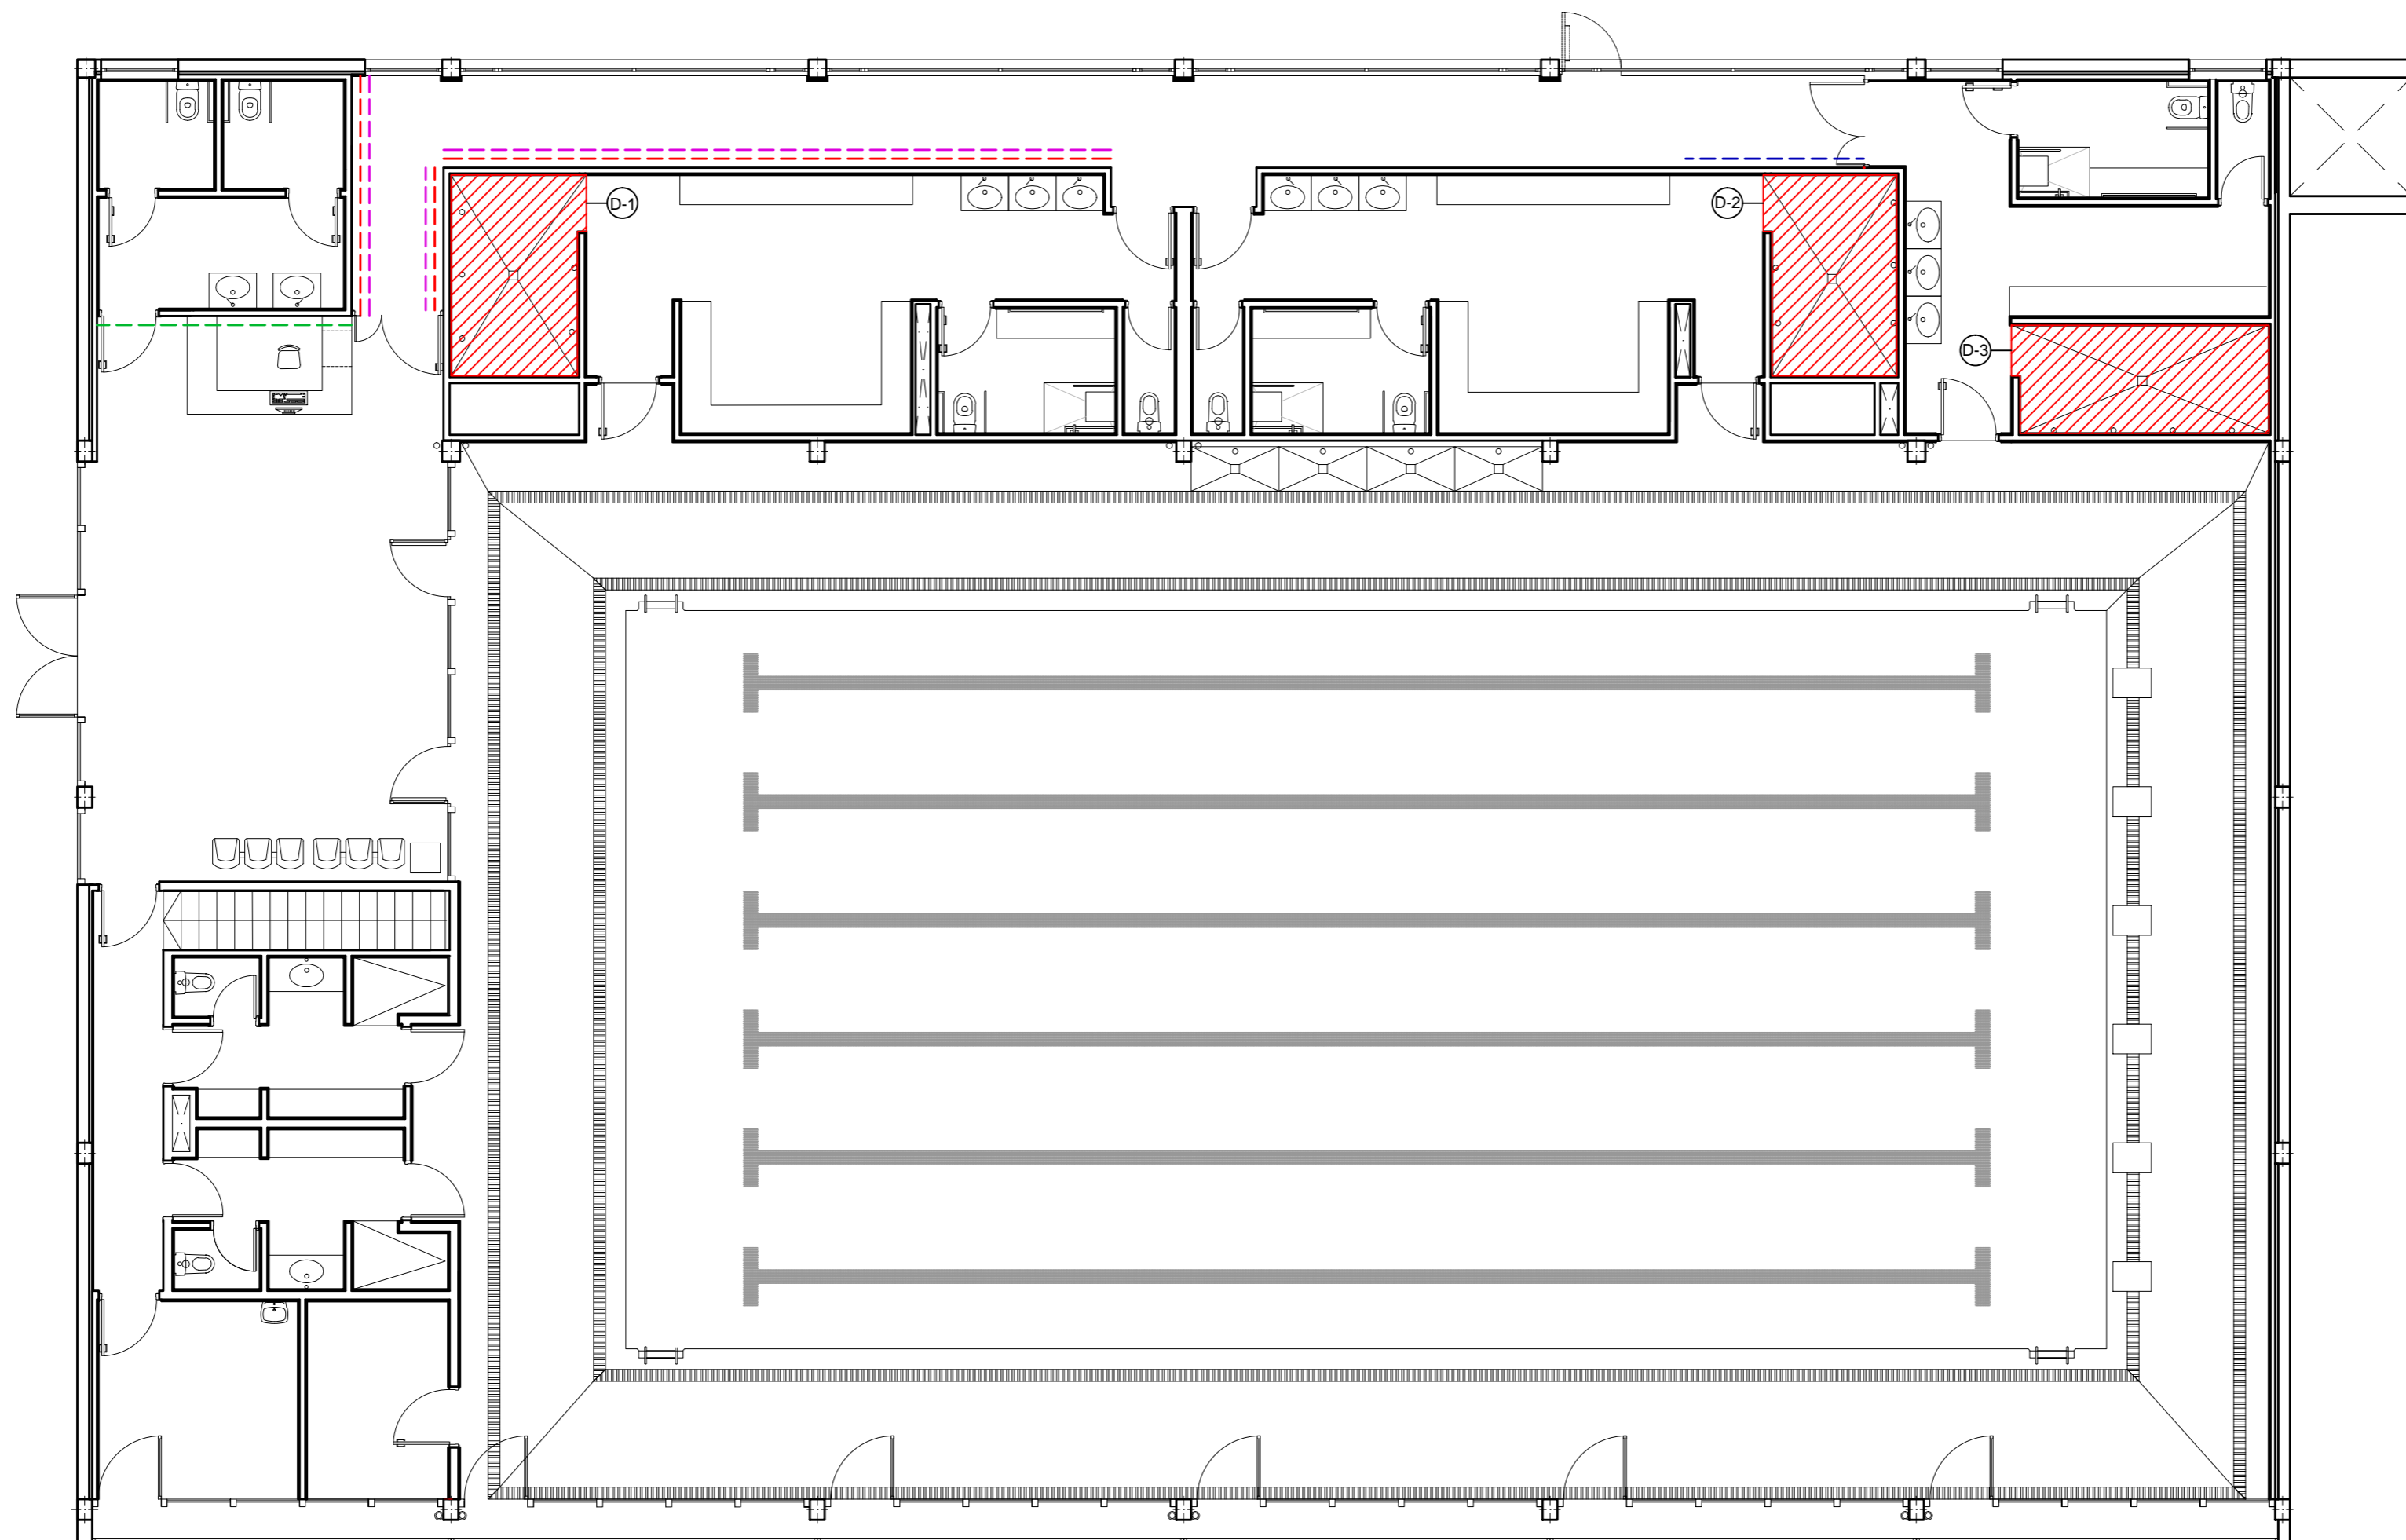

LEYENDA INTERVENCIONES	
	Modificación de pendientes, impermeabilización y sustitución de solado.
	Trasdosado PYL Glasroc X 13 mm.
	Arranque y reposición de rodapié.
	Pintura plástica blanco mate y reparación de desperfectos.
	Repicado de paramentos verticales, enlucido de yeso y pintura plástica.
D-1	Ducha vestuario femenino.
D-2	Ducha vestuario mixto.
D-3	Ducha vestuario masculino.

PISCINA MUNICIPAL SON CALIU

SITUACIÓN:
C/ SARAGOSSA Nº7 - 07181 CALVIÀ



 
PLANO:

INTERVENCIÓN - PLANTA BAJA




ARQUITECTO TÉCNICO:
Firmado digitalmente
por: FERNÁNDEZ
SEGURA, BORJA
BORJA FERNÁNDEZ SEGURA
COL. Nº: PM 01475

ESCALA: 1/100
FECHA: JULIO 2019



PLANO Nº:

03

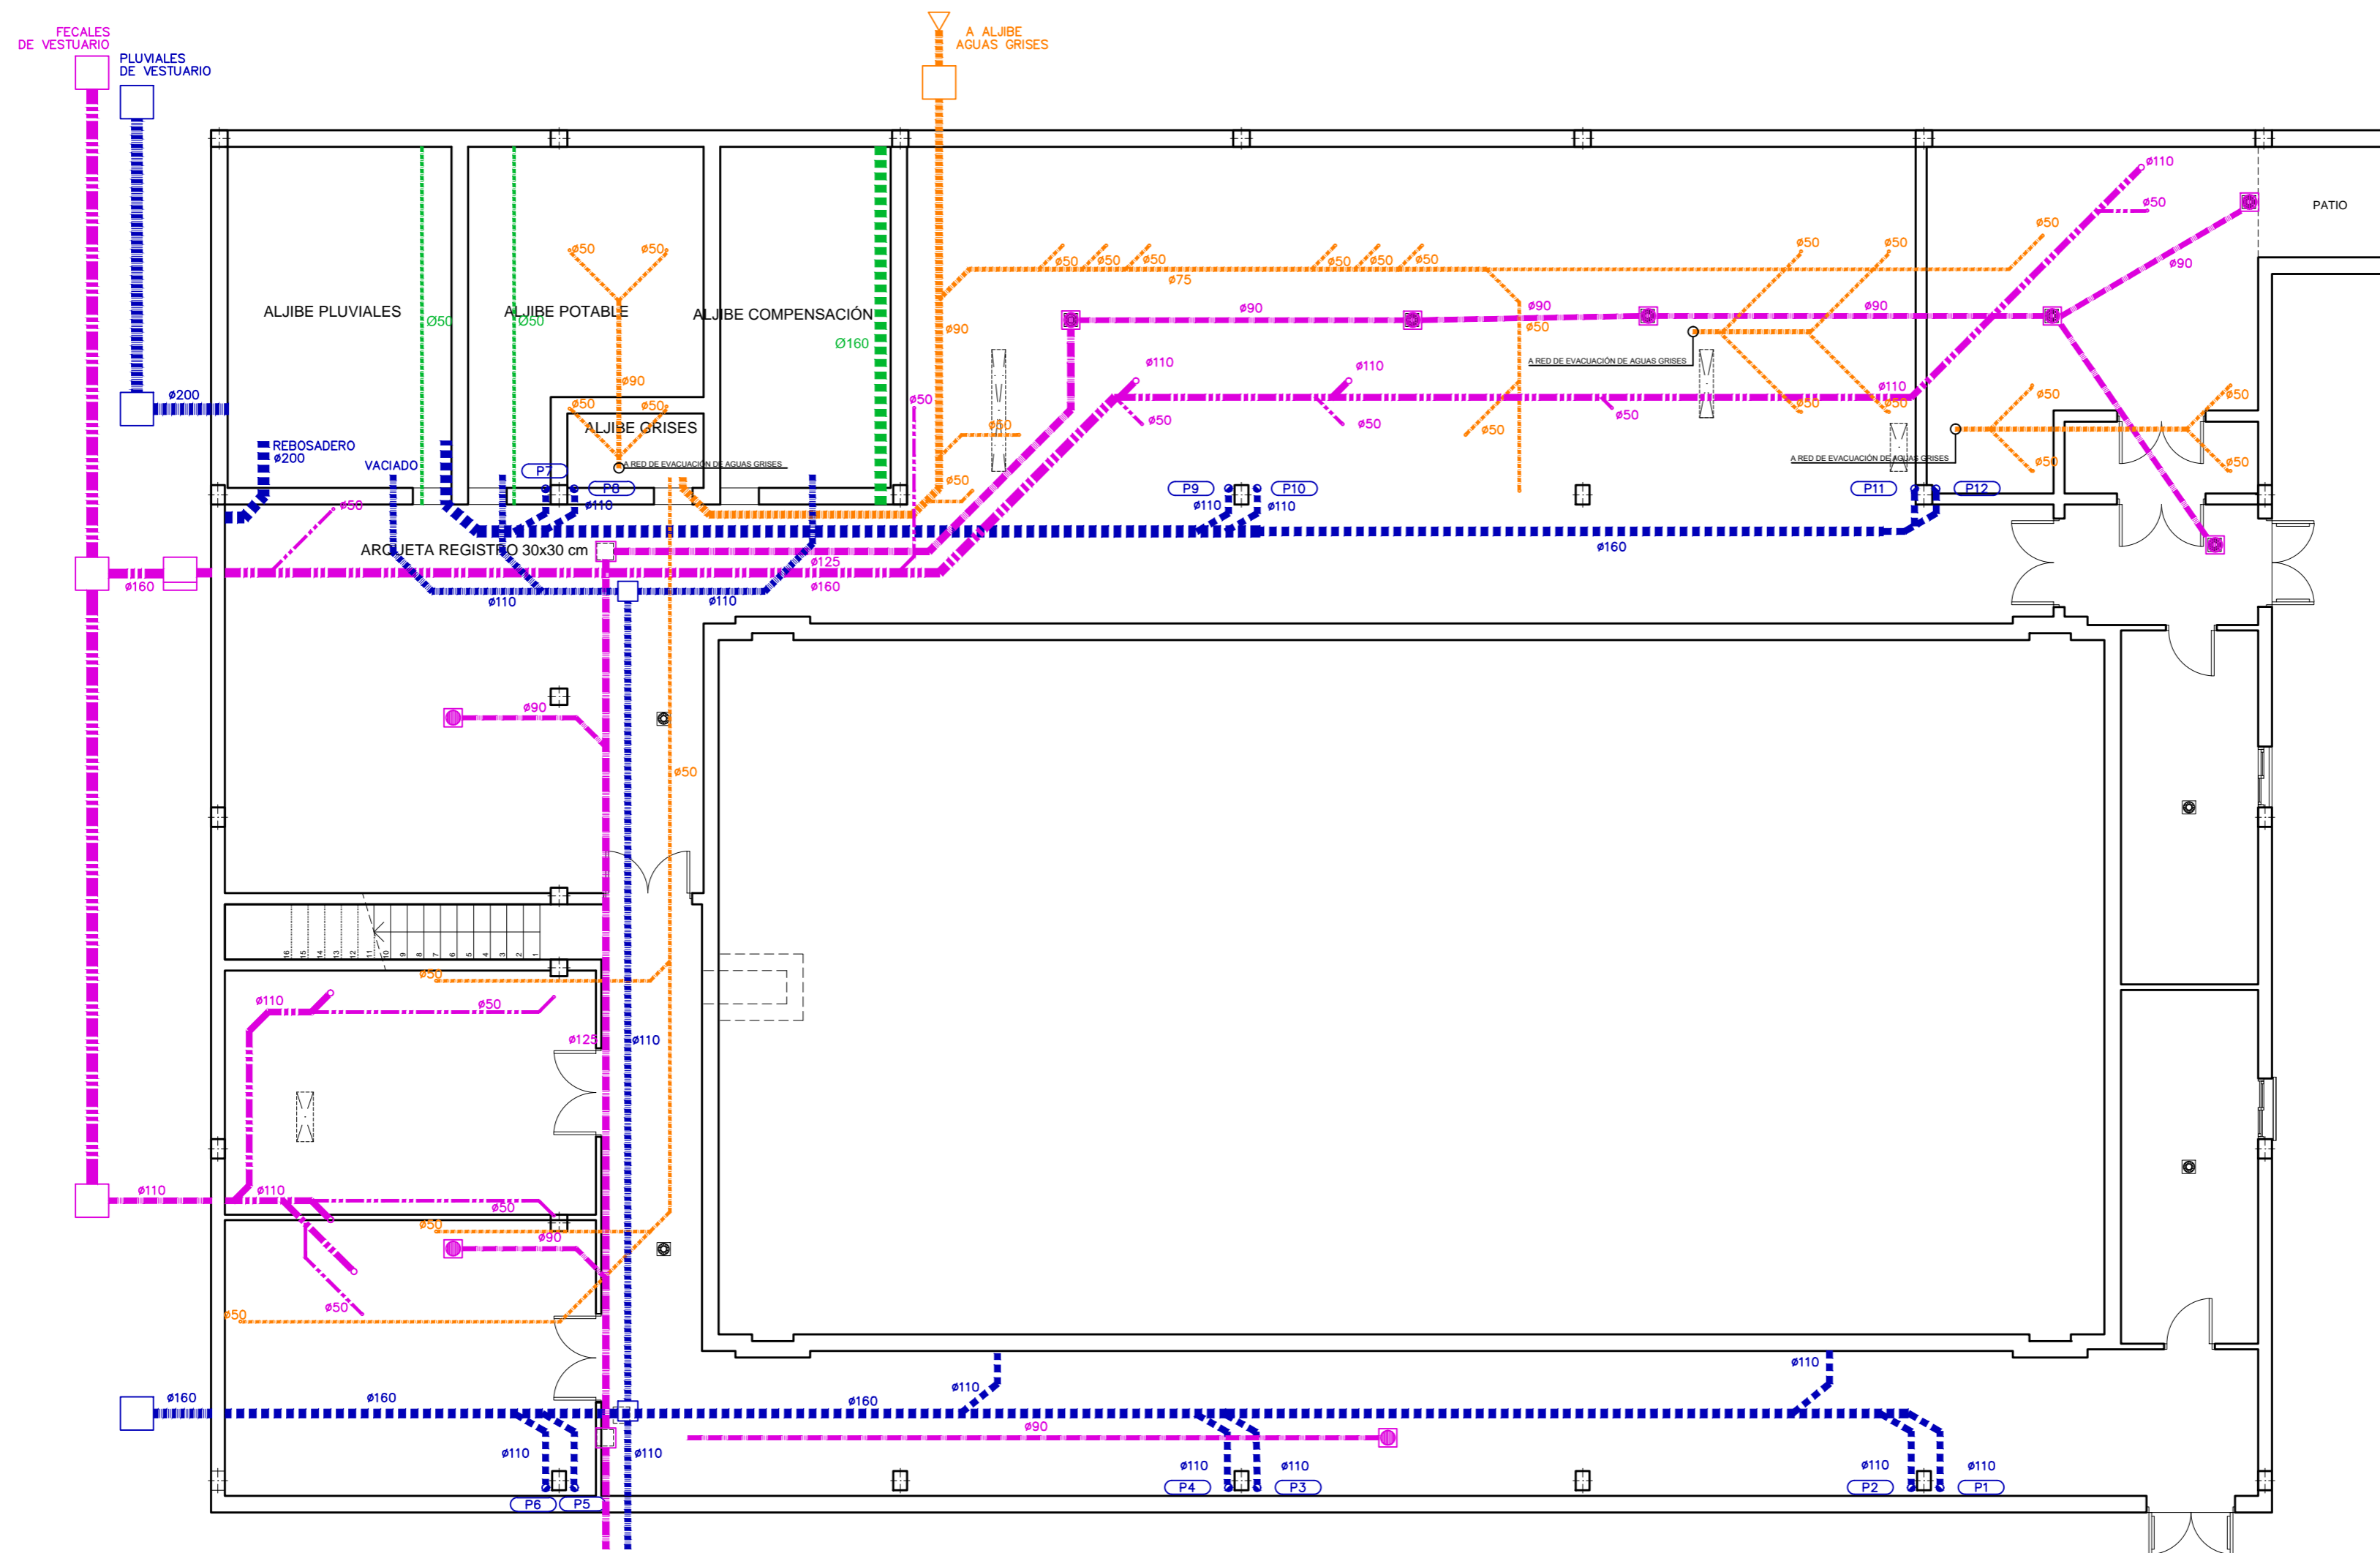

SIMBOLOGÍA	DESCRIPCIÓN	NOTAS	SIMBOLOGÍA	DESCRIPCIÓN	NOTAS	SIMBOLOGÍA	DESCRIPCIÓN
	RED DE PLUVIALES POR TECHO	PP INSONORIZADO (INTERIOR) PP (EXTERIOR)		BAJANTE AGUAS FECALES	PP INSONORIZADO (INTERIOR) PP (EXTERIOR)		ARQUETA DE PASO
	RED RECOGIDA AGUAS GRISAS ENTERRADA	PP INSONORIZADO (INTERIOR) PP (EXTERIOR)		BAJANTE AGUAS GRISAS	PP INSONORIZADO (INTERIOR) PP (EXTERIOR)		SEPARADOR DE GRASAS Y FANGOS
	RED RECOGIDA AGUAS GRISAS POR TECHO	PP INSONORIZADO (INTERIOR) PP (EXTERIOR)		SUMIDERO			VENTILACIÓN ASEOS
	TUBERIA DE AGUA FRIA ENTERRADA	PEX SERIE 5.0 LINE EN ISO 15874-2:2004 AISLADA CON COQUILLA ELASTOMERICA DE 10 mm		PUNTO DE DESAGUE APARATOS SANITARIOS	LAYABO INODORO URINARIO DUCHA VERTEDERO BAÑERA FREGADERO		TUBERÍA PVC-U DN160
	BAJANTE AGUAS PLUVIALES	PP INSONORIZADO (INTERIOR) PP (EXTERIOR)					TUBERÍA PP-R DN50

PISCINA MUNICIPAL SON CALIU

SITUACIÓN:
C/ SARAGOSSA Nº7 - 07181 CALVIÀ



 
PLANO:

INSTALACIÓN SANEAMIENTO - PLANTA SÓTANO




ARQUITECTO TÉCNICO:
Firmado digitalmente por: FERNÁNDEZ SEGURA, BORJA
BORJA FERNÁNDEZ SEGURA
COL. Nº: PM 01475

ESCALA: 1/100
FECHA: JULIO 2019



PLANO Nº:

04

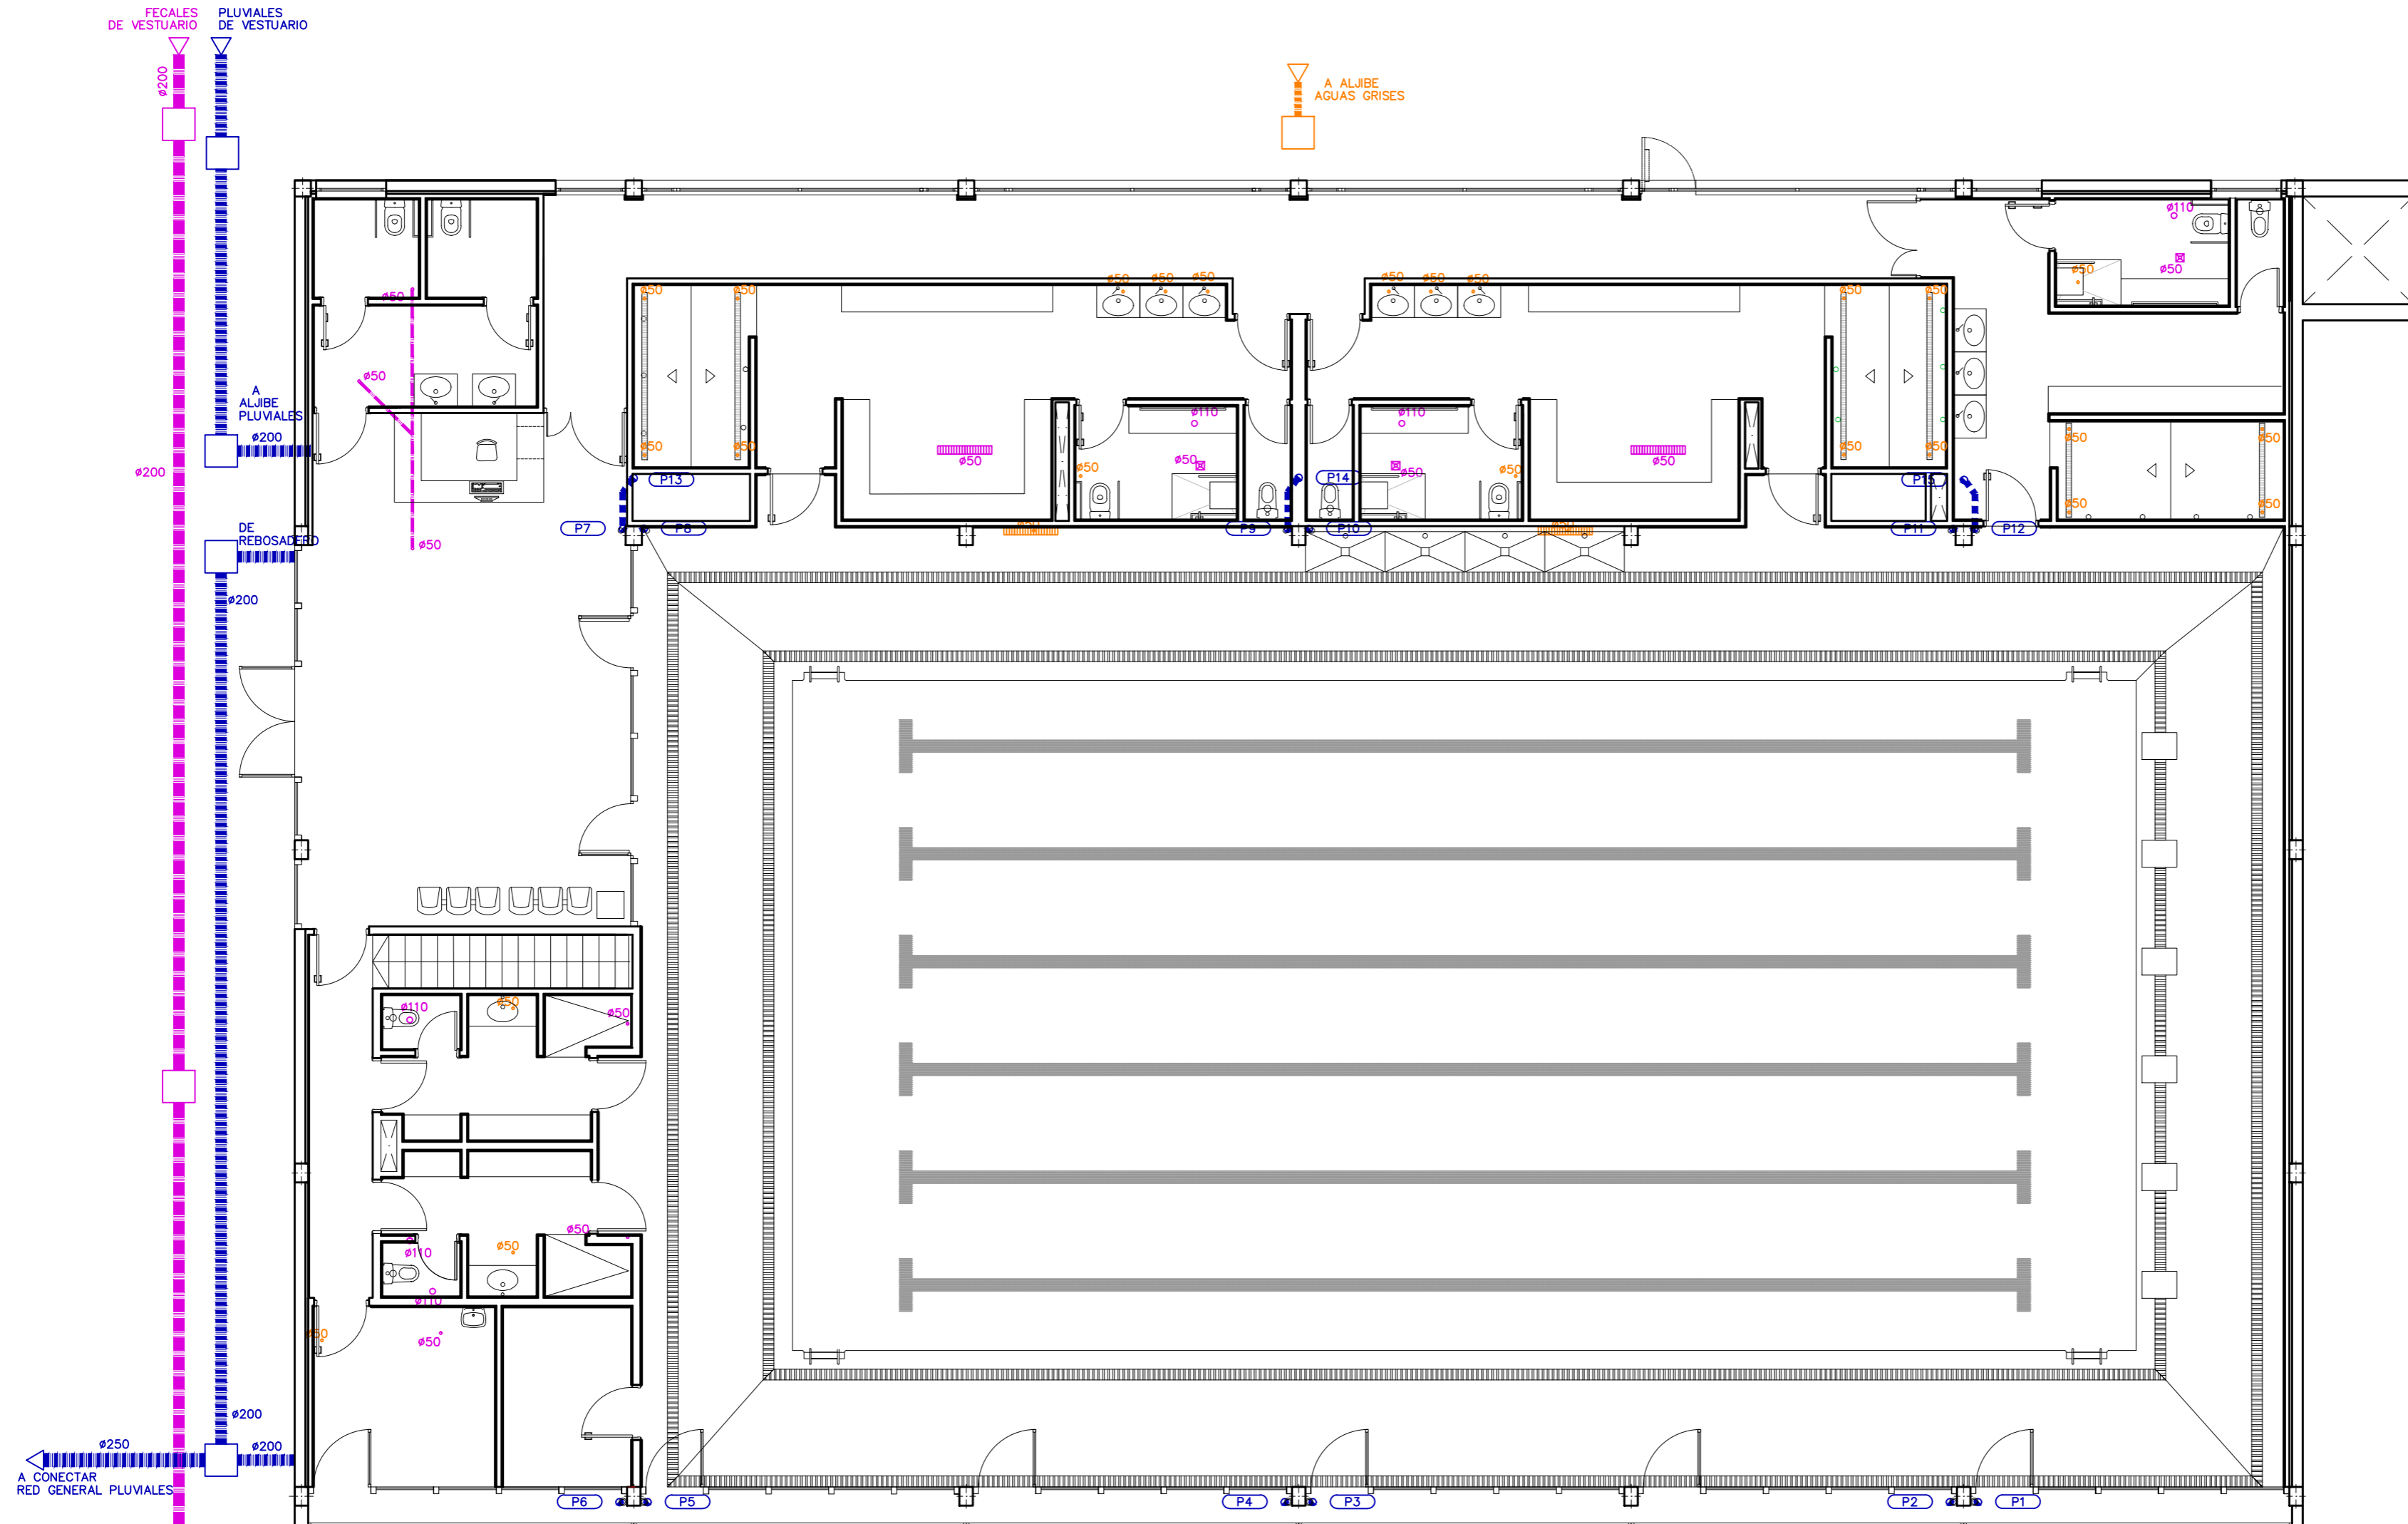

SIMBOLOGÍA	DESCRIPCIÓN	NOTAS	SIMBOLOGÍA	DESCRIPCIÓN	NOTAS	SIMBOLOGÍA	DESCRIPCIÓN
	RED DE PLUVIALES POR TECHO	PP INSONORIZADO (INTERIOR) PP (EXTERIOR)		BAJANTE AGUAS FECALES	PP INSONORIZADO (INTERIOR) PP (EXTERIOR)		ARQUETA DE PASO
	RED RECOGIDA AGUAS GRISES ENTERRADA	PP INSONORIZADO (INTERIOR) PP (EXTERIOR)		BAJANTE AGUAS GRISES	PP INSONORIZADO (INTERIOR) PP (EXTERIOR)		SEPARADOR DE GRASAS Y FANGOS
	RED RECOGIDA AGUAS GRISES POR TECHO	PP INSONORIZADO (INTERIOR) PP (EXTERIOR)		SUMIDERO			VENTILACIÓN ASEOS
	TUBERIA DE AGUA FRIA ENTERRADA	PEX SERIE 5.0 UNE EN ISO 15874-2:2004 AISLADA CON COQUILLA ELASTOMERICA DE 10 mm		PUNTO DE DESAGUE APARATOS SANITARIOS	LAVABO PP40 INODORO PP110 URINARIO PP40 DUCHA PP50 VERTEDERO PP110 BAÑERA PP50 FREGADERO PVC40		TUBERÍA PVC-U DN160
	BAJANTE AGUAS PLUVIALES	PP INSONORIZADO (INTERIOR) PP (EXTERIOR)					TUBERÍA PP-R DN50

PISCINA MUNICIPAL SON CALIU

SITUACIÓN:
C/ SARAGOSSA Nº7 - 07181 CALVIÀ



PLANO:

INSTALACIÓN SANEAMIENTO - PLANTA BAJA




ARQUITECTO TÉCNICO:
Firmado digitalmente por: FERNÁNDEZ SEGURA, BORJA
BORJA FERNÁNDEZ SEGURA
COL. Nº: PM 01475

ESCALA: 1/100
FECHA: JULIO 2019




PLANO Nº: 05


D-1: VESTUARIO FEMENINO

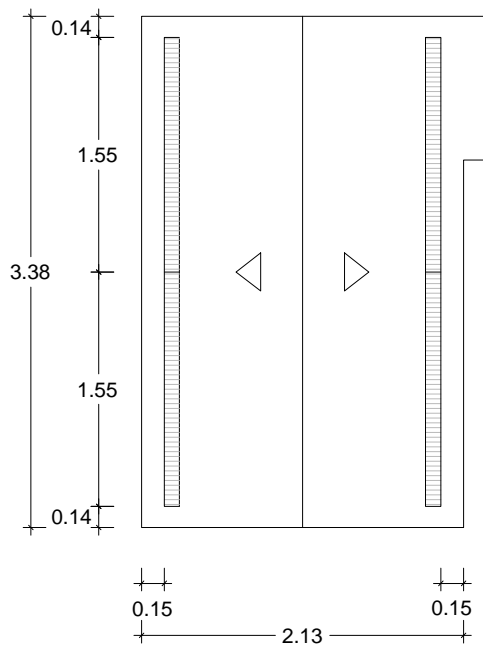

D-2: VESTUARIO MIXTO

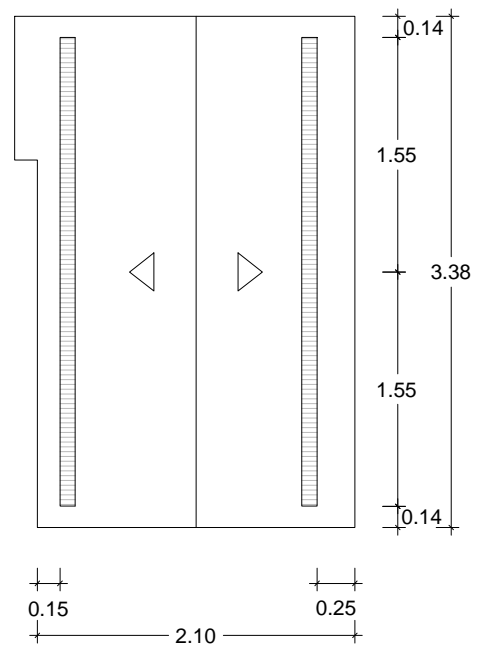

D-3: VESTUARIO MASCULINO

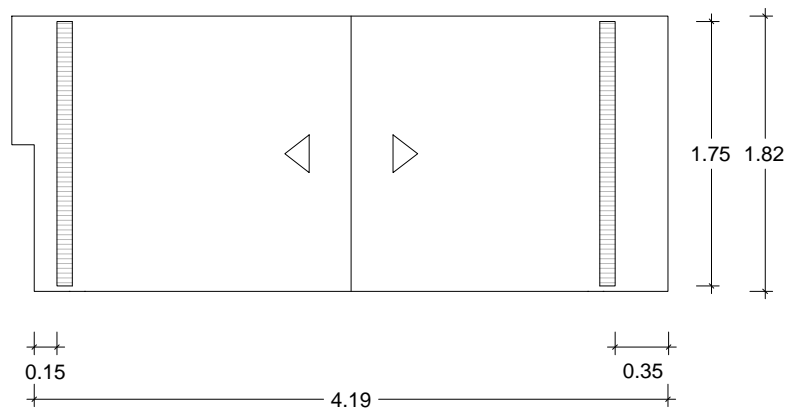

PISCINA MUNICIPAL SON CALIU

SITUACIÓN:

C/ SARAGOSSA Nº7 - 07181 CALVIÀ



PLANO:

DETALLE DUCHAS



ARQUITECTO TÉCNICO:

Firmado digitalmente
por: FERNÁNDEZ
SEGURA, BORJA (FIRMA)

BORJA FERNÁNDEZ SEGURA
COL. Nº: PM 01475


ESCALA:

1/100

FECHA:


JULIO 2019

 PLANO Nº:




06


DETALLE CANALETA LINEAL

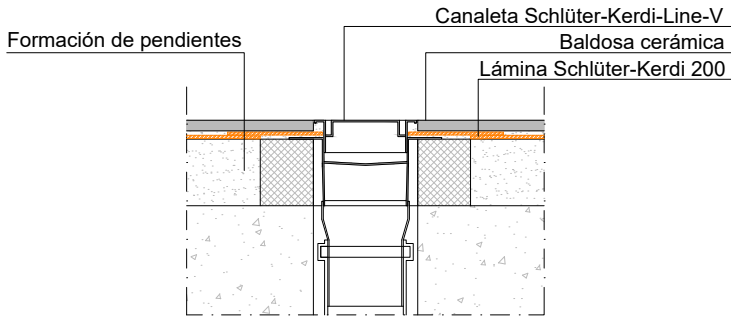


DETALLE ENCUENTRO PARAMENTO VERTICAL

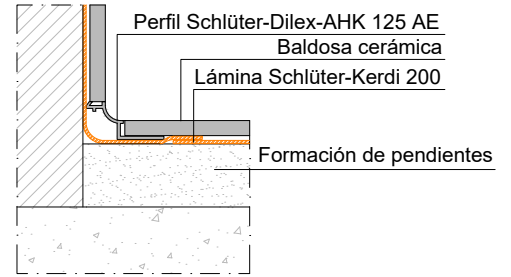

DETALLE TRASDOSADO (PLANTA)

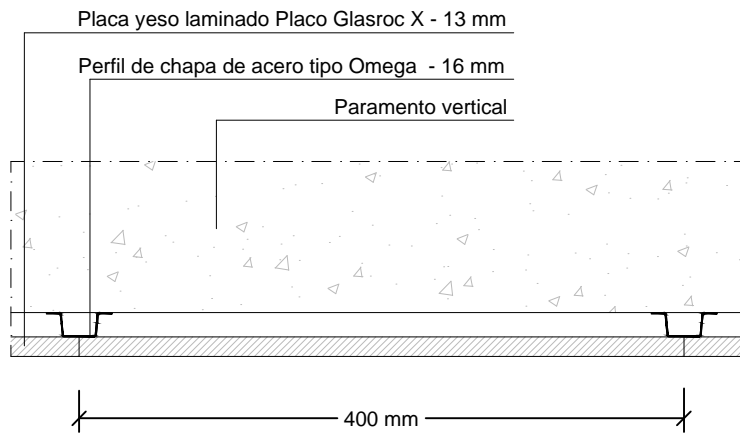

DETALLE TRASDOSADO (SECCIÓN)

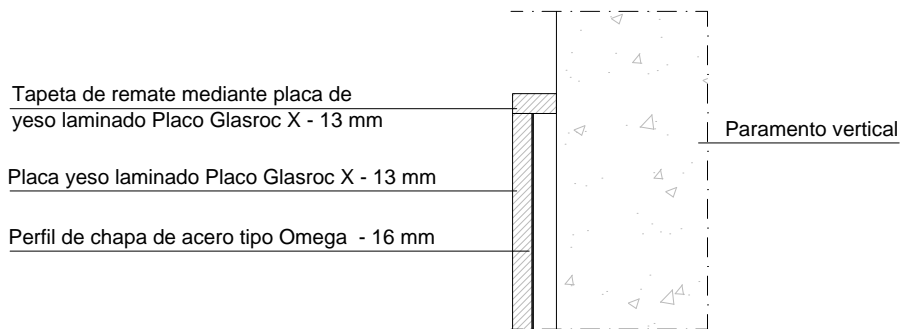

PISCINA MUNICIPAL SON CALIU

SITUACIÓN:
C/ SARAGOSSA Nº7 - 07181 CALVIÀ



PLANO:
DETALLES CONSTRUCTIVOS



ARQUITECTO TÉCNICO:
Firmado digitalmente
por: FERNÁNDEZ
SEGURA, BORJA (FIRMA)

BORJA FERNÁNDEZ SEGURA
COL. Nº: PM 01475

ESCALA:
1/100

FECHA:
JULIO 2019

PLANO Nº:



07